
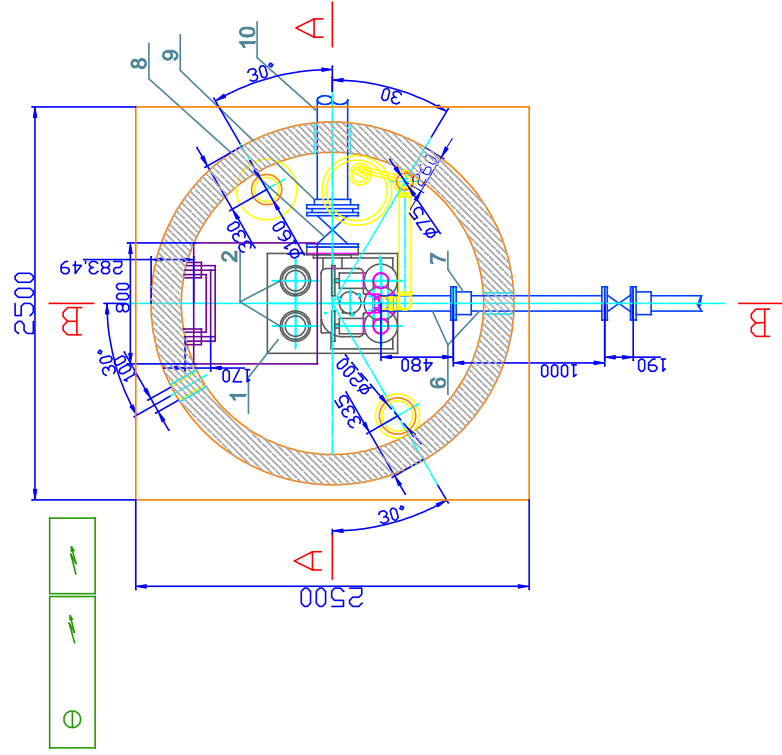
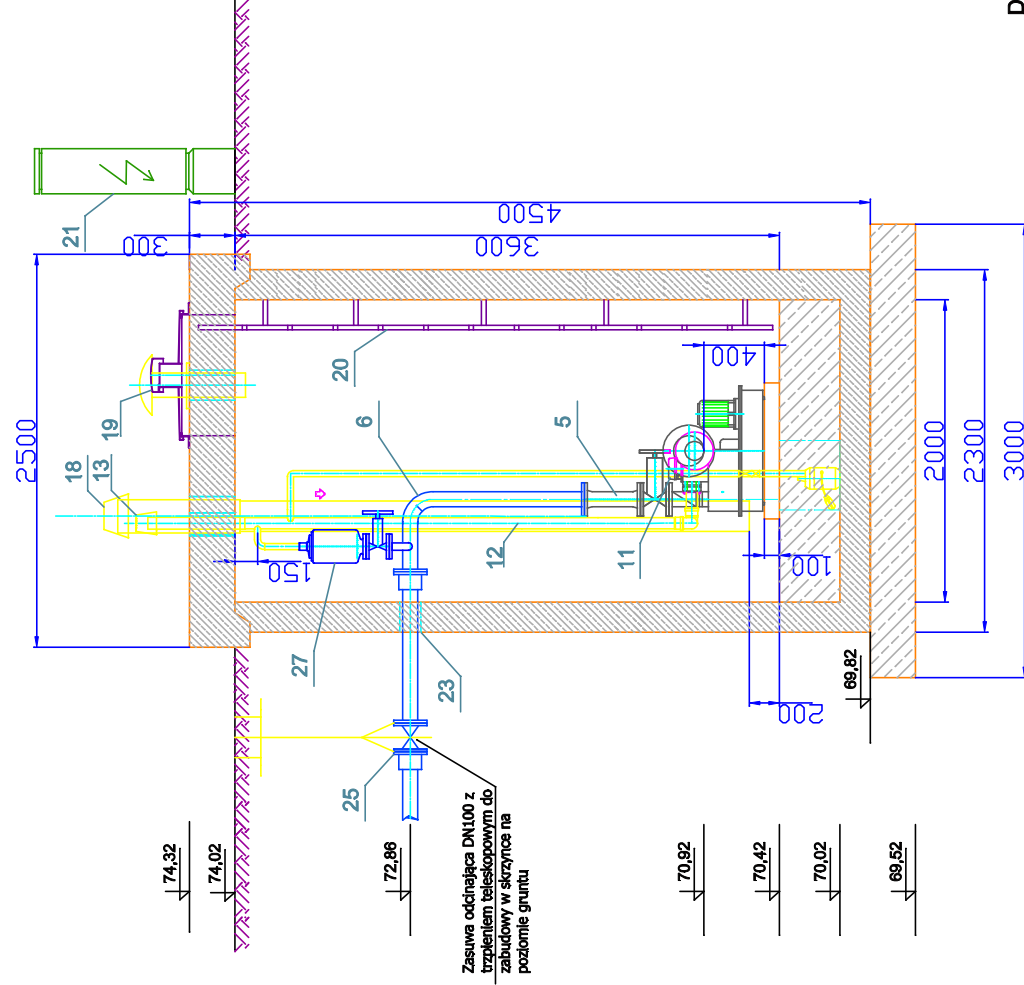


Przekrój A-A

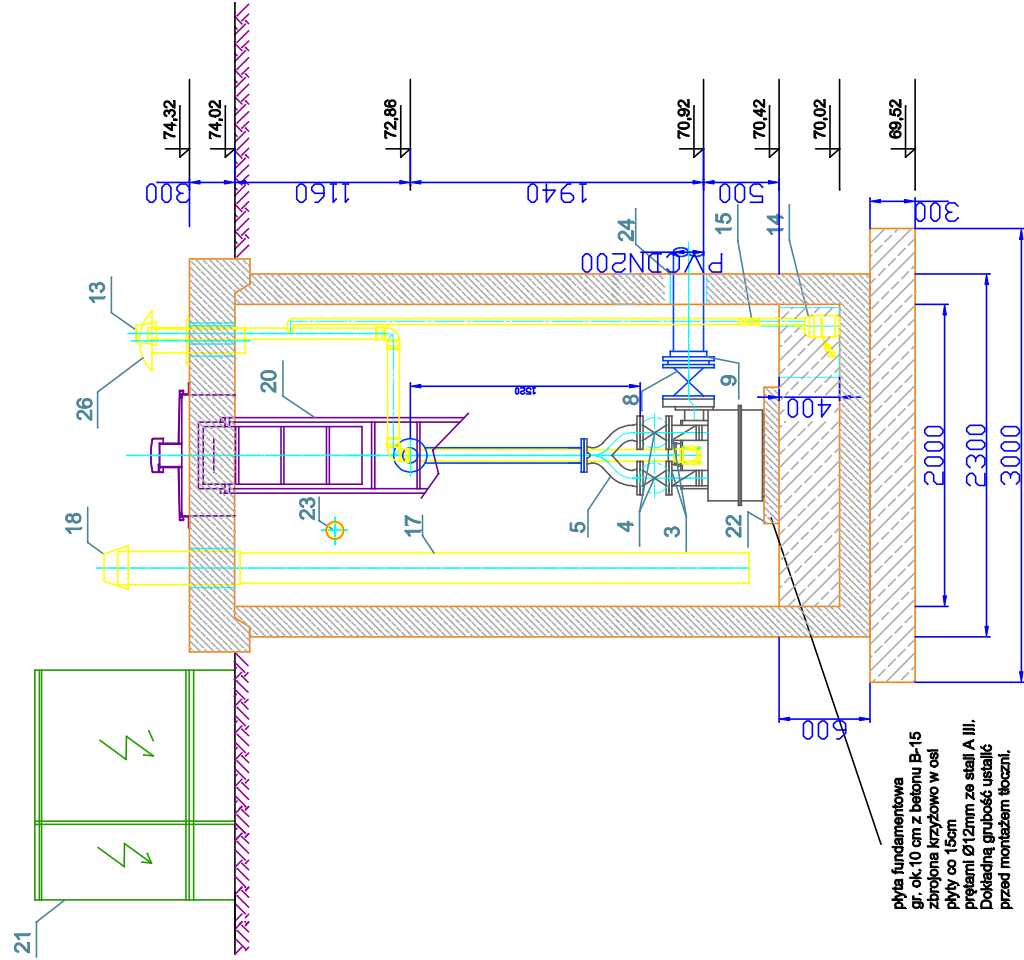

1. Zbiornik tłoczni ścieków - odlew Al pokryty wewnątrz i na zewnątrz powłoką antykorozyjną np. EKB - 1 kpl.
2. Pompa ST 65/80-150, wirnik 3okR, P = 3 kW - 2 kpl.
3. Zawór zwrotny klapowy - 2 kpl.
4. Zasuwa odcinająca z miękkim uszczelnieniem DN 100, PN 10 - 2 kpl.
5. Przewód polaczeniowy [portki] DN100, PN 10 - 1 kpl.
6. Króciec stalowy kółnikowy DN 100, PN 10 [stal nierdzewna, 108x3,0; 0H18N9], wyk. indywid. - 1 kpl.
7. Kółnik specjalny DN100 - 1 kpl.
8. Zasuwa odcinająca z miękkim uszczelnieniem, DN200, PN10 - 1kpl.
9. Kółnik specjalny DN200 - 1 kpl.
10. Rura kanalizacyjna kielichowa PVC-K, DN200 - 1 szt.
11. Czułnik wartości granicznych - sonda 4-20 mA - 1 kpl.
12. Przewód odpowietrzający PVC klejone, DN75, L = 4 m - 1 kpl.
13. Kominiek wywiewny Dy 79, z łącznikiem [stal nierdzewna] - 1 kpl.
14. Pompa odwadniająca z pionowym łącznikiem poziomym - 1 kpl.
15. Zawór kulowy odcinający, gw. DN 32 + zawór zwrotny kul. gw. DN32 - 1 kpl.
16. Instalacja odwadniająca PE DN40, L = 4 m - 1 kpl.
17. Wentylacja grawitacyjna PVC, DN150, L = 4,0 m - 1 kpl.
18. Kominiek wentylacyjny odpow. komorę pomp. DN 150 L=0,9 m [stal nierdzewna] - 1 szt.
19. Właz stalowy nierdzewny 800 x 800 z kominikiem went. z siłownikiem pneum.- 1kpl.
20. Drabinka włazowa z poręczą wysuwaną z stali nierdzewnej d=400 mm, L=4 m - 1 kpl.
21. Zewnętrzna szafka elektryczna z rozdzielnicą zasilająco-sterowniczą, ogrzewana - 1 kpl.
22. Cokoł betonowy B-15 - 1 szt.
23. Przeciście szczelne tańczuchowe DN100 - 2 kpl.
24. Przeciście szczelne tańczuchowe DN200 - 1 kpl.
25. Zasuwa odcinająca z miękkim uszczelnieniem, DN100, PN10 - 1kpl
26. Wentylator nawiewny kanałowy - 1 kpl.
27. Zawór 20-F-50 z zasuwą DN50 - napowietrzająco- odpowietrzający - 1 kpl.

UWAGA:

- Posadzkę w komorze wyprofilować z 0,5% spadkiem do studzienki pompy
- Poziomy odcinek rurociągu odpowietrzającego ułożyć ze spadkiem 0,5% do komory
- Ściany wewnętrzne i posadzkę komory wyłożyć płytkami ceramicznymi mrozoodpornymi
- Rurociągi mocować do ścian obejmami z kołkami rozporowymi
- Owiercenia kółnikarzy pod PN 10
- Otwór w stropie pod wentylator DN 200 mm

Indni prefabrykowane należy zastosować beton kl. C35/45 i wodoszczelności W8 i uszczelki muszą być odporne na agresywne wydzielanie ścieków i gazów (CH₄, H₂S, CO, CO₂), 4<pH<8

TEMAT: Sieć kanalizacji sanitarnej - rurociąg tłoczny wraz z tłocznia ścieków				
RYSunEK: Tłocznia ścieków				
	IMIE I NAZWISKO:	Upr. bud. nr:	PODPIS:	
PROJEKTANT:	Lucjan Jadziewicz	35/84/Gw		
PROJEKTANT:				
KRĘŚL:				
SKALA: 1:50	BRANŻA: I.S.	DATA: 01/2015	RYS. NR 18	